




LISTA DE MATERIAIS		
DESCRIÇÃO	UND.	QUANT.
Caixa de gordura simples - 40cm	UN	3
Lavatório Louça Branca	UN	17
Torneira cromada de mesa p/ lavatório	UN	17
Torneira de boia 1/2"	UN	2
Torneira de boia 3/4"	UN	2
Torneira cromada tubo móvel p/ pia cozinha	UN	16
Torneira cromada p/ tanque	UN	8
Torneira cromada de mesa p/ cuba	UN	6
Registro de pressão bruto	UN	14
Registro de gaveta bruto	UN	40
Papeleira de papel em metal cromado	UN	23
Porta toalha banho em metal cromado	UN	14
Saboneteira plástica tipo dispenser	UN	23
Cuba de embutir de aço inoxidável	UN	6
Bancada de granito cinza polido	UN	16
Chuveiro elétrico comum	UN	14
Ducha higiênica	UN	16
Sifão do tipo garrafa em metal cromado	UN	23
Tanque de louça branca com coluna	UN	8
Registro de gaveta bruno ABNT 1/2"	UN	2
Registro de gaveta bruno ABNT 3/4"	UN	8
Registro de gaveta c/ canopla cromada 3/4"	UN	7
Registro de pressão c/ canopla cromada 1/2"	UN	10
Bolsa de ligação p/ vaso sanitário 1.1/2 "	UN	11
Engate flexível em inox cromado 1/2 " - 30 cm	UN	11
Engate flexível plástico 1/2 " - 30 cm	UN	12
Joelho 90 soldável c/ rosca 20 mm -1/2 "	UN	11
Luva soldável c/ rosca 20 mm -1/2 "	UN	10
Adpt sold c/ flange fixo p/ cx. d'agua 20 mm	UN	8
Adpt sold c/ flange fixo p/ cx. d'agua 60 mm	UN	4
Adpt sold curto c/ bolsa rosca p/ registro 20 mm -1/2"	UN	4
Adpt sold curto c/ bolsa rosca p/ registro 25 mm -3/4"	UN	4
Bucha de redução sold. curta 25 mm - 20 mm	UN	38
Bucha de redução sold. curta 32 mm - 25 mm	UN	1
Bucha de redução sold. longa 60mm - 25 mm	UN	8
Bucha de redução sold. longa 60mm - 32 mm	UN	3
Curva 90 soldável 25 mm	UN	34
Joelho de red. 90 soldável 25mm - 20 mm	UN	17
Tubos 20 mm	M	78.25
Tubos 25 mm	M	144.68
Tubos 32 mm	M	9.78
Tubos 60 mm	M	53.19
Tê 90 soldável 20 mm	UN	3
Tê 90 soldável 25 mm	UN	46
Tê 90 soldável 32 mm	UN	1
Tê 90 soldável 60 mm	UN	6
Tê de redução 90 soldável 25mm - 20mm	UN	2
Joelho 90 sold. c/ bucha de latão 20mm -1/2 "	UN	45
Joelho 90 sold. c/ bucha de latão 25mm - 3/4 "	UN	4
Joelho de red. 90 sold. c/ bucha de latão 25mm-1/2"	UN	1
Luva de red. sold. c/ bucha de latão	UN	1
Tê sold. c/ bucha de latão bolsa central 25mm -3/4 "	UN	1

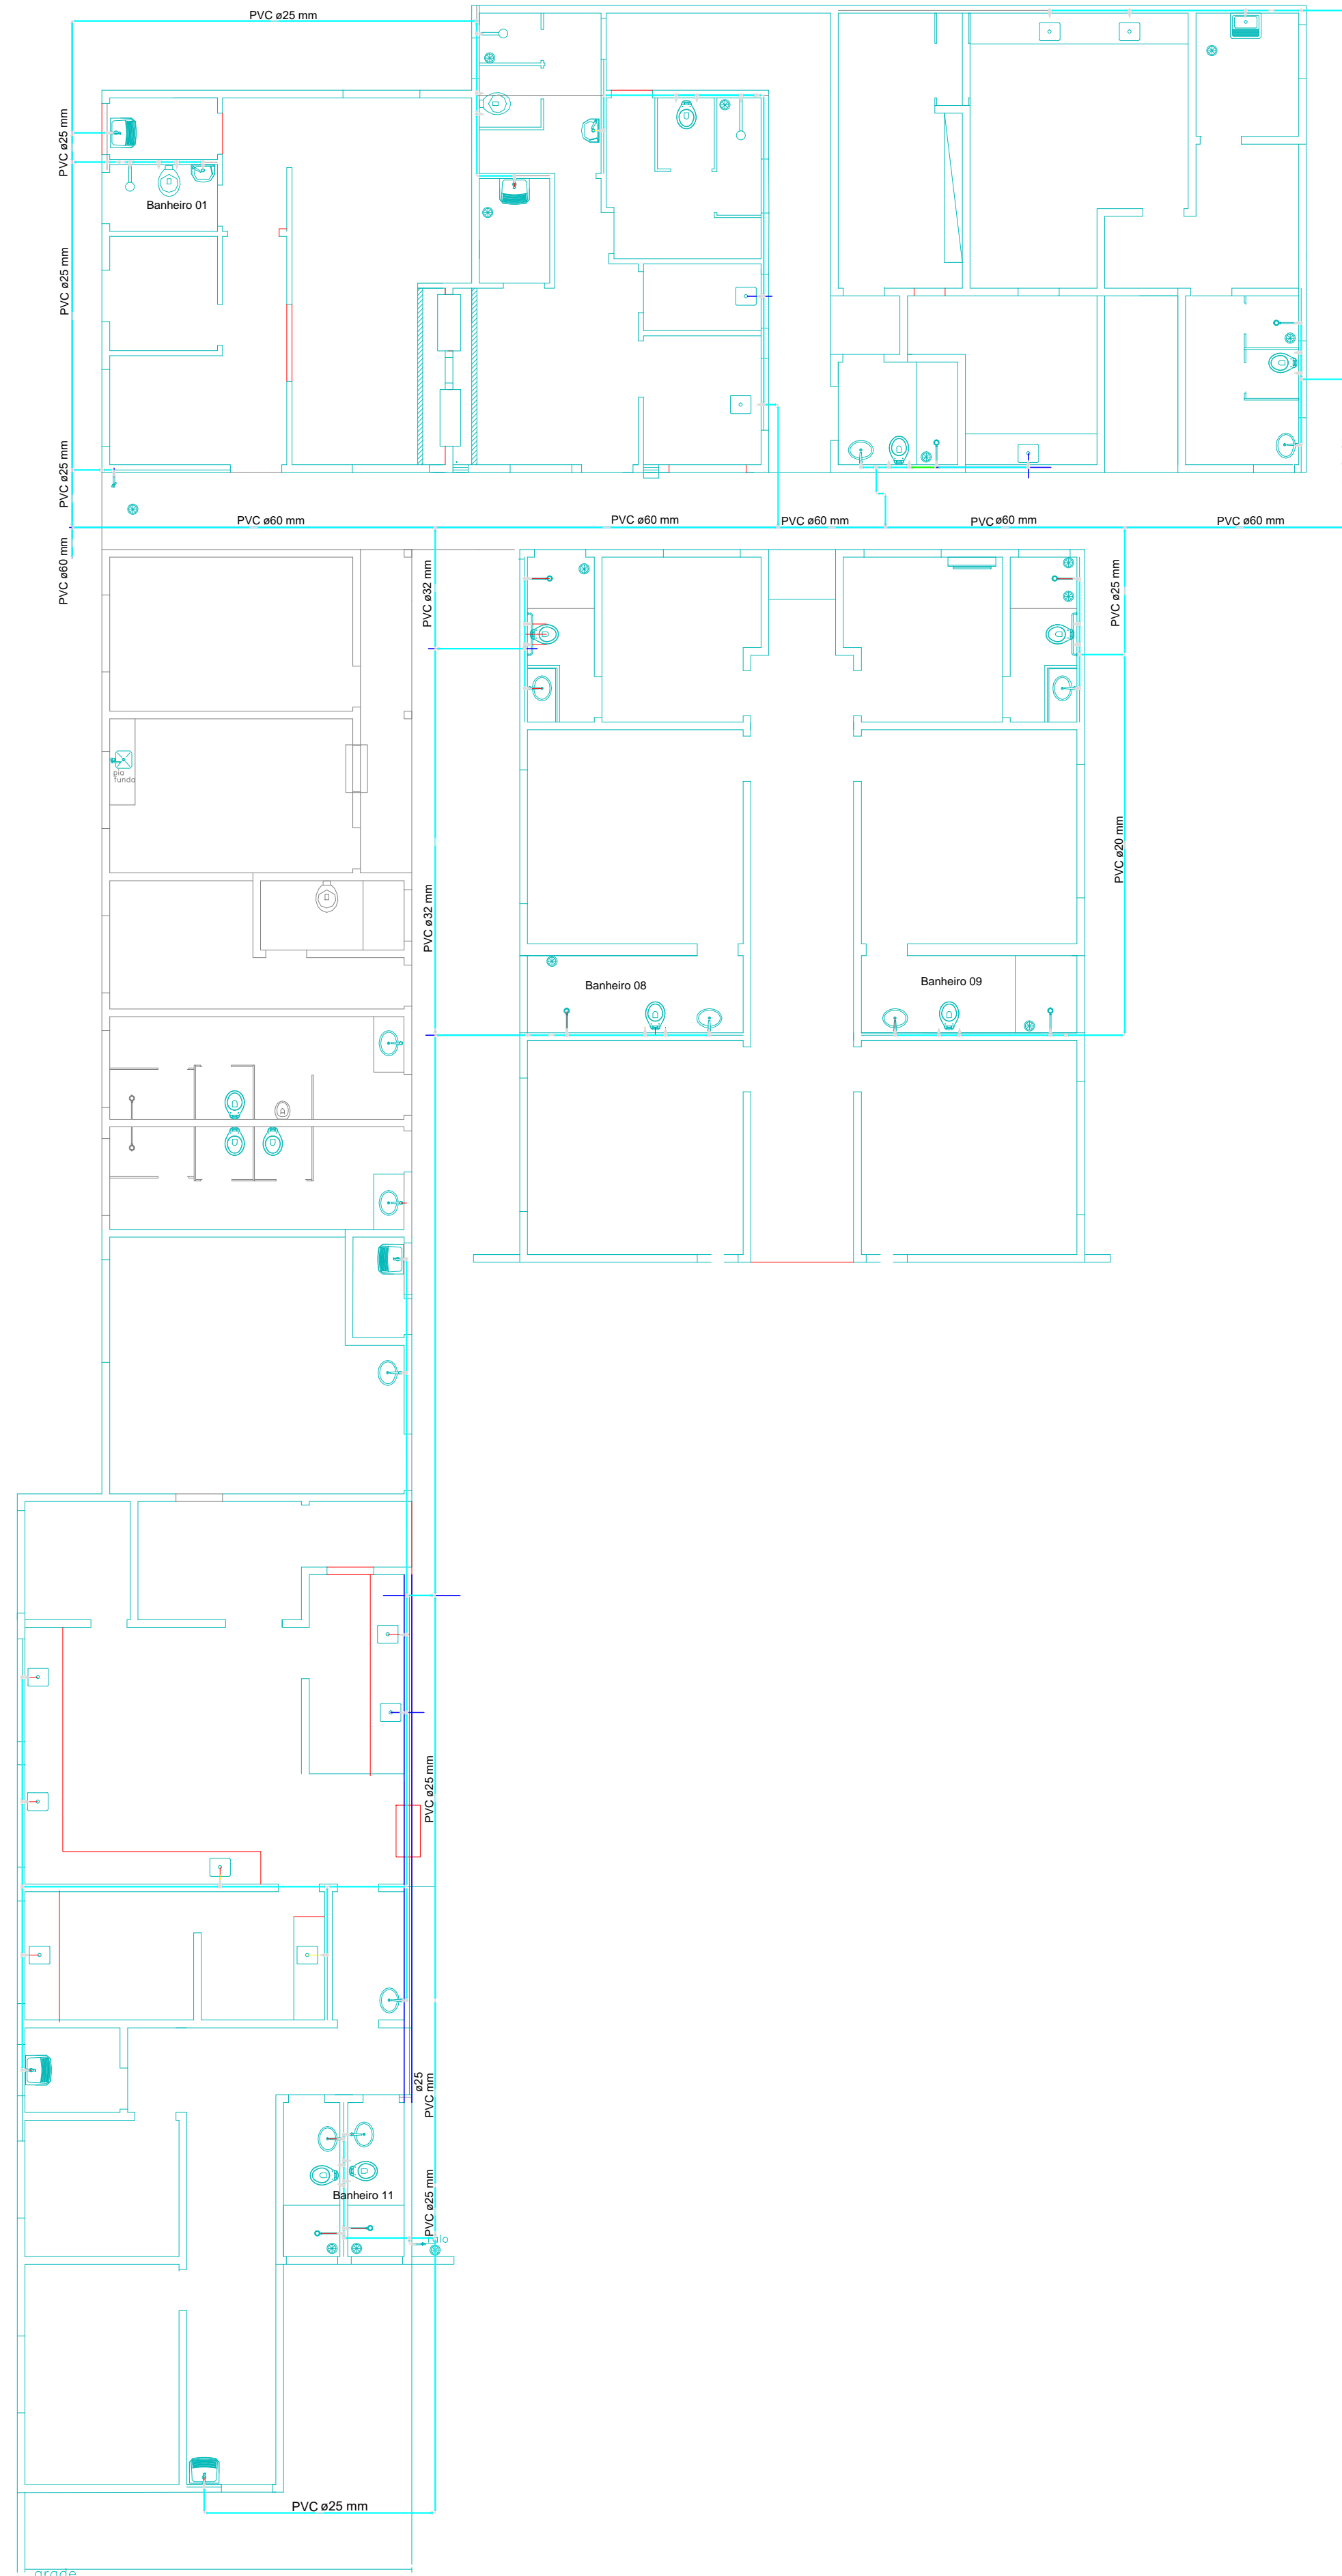

Planta Baixa
Escala 1:50

PROJETO DE ENGENHARIA

Prancha
nº01/07

OBJETO: Projeto Hidráulico Hospital Municipal
END: Rua 16, N° 1.063, Bairro Nacib Jabur
Maluf, Itapagipe-Mg

PROP: Município de Itapagipe-MG

CPF/CNPJ: 21.226.840/0001-47

Quadro de assinaturas:

Proprietário
CPF-CNPJ

Benice Nery Maia
Prefeita Municipal

Resp. Técnico
CPF-CNPJ

Aprovação:

Data:

Escalas:

Indicadas

Desenho:

Rodolfo C. Agreli

Visto Eng: